


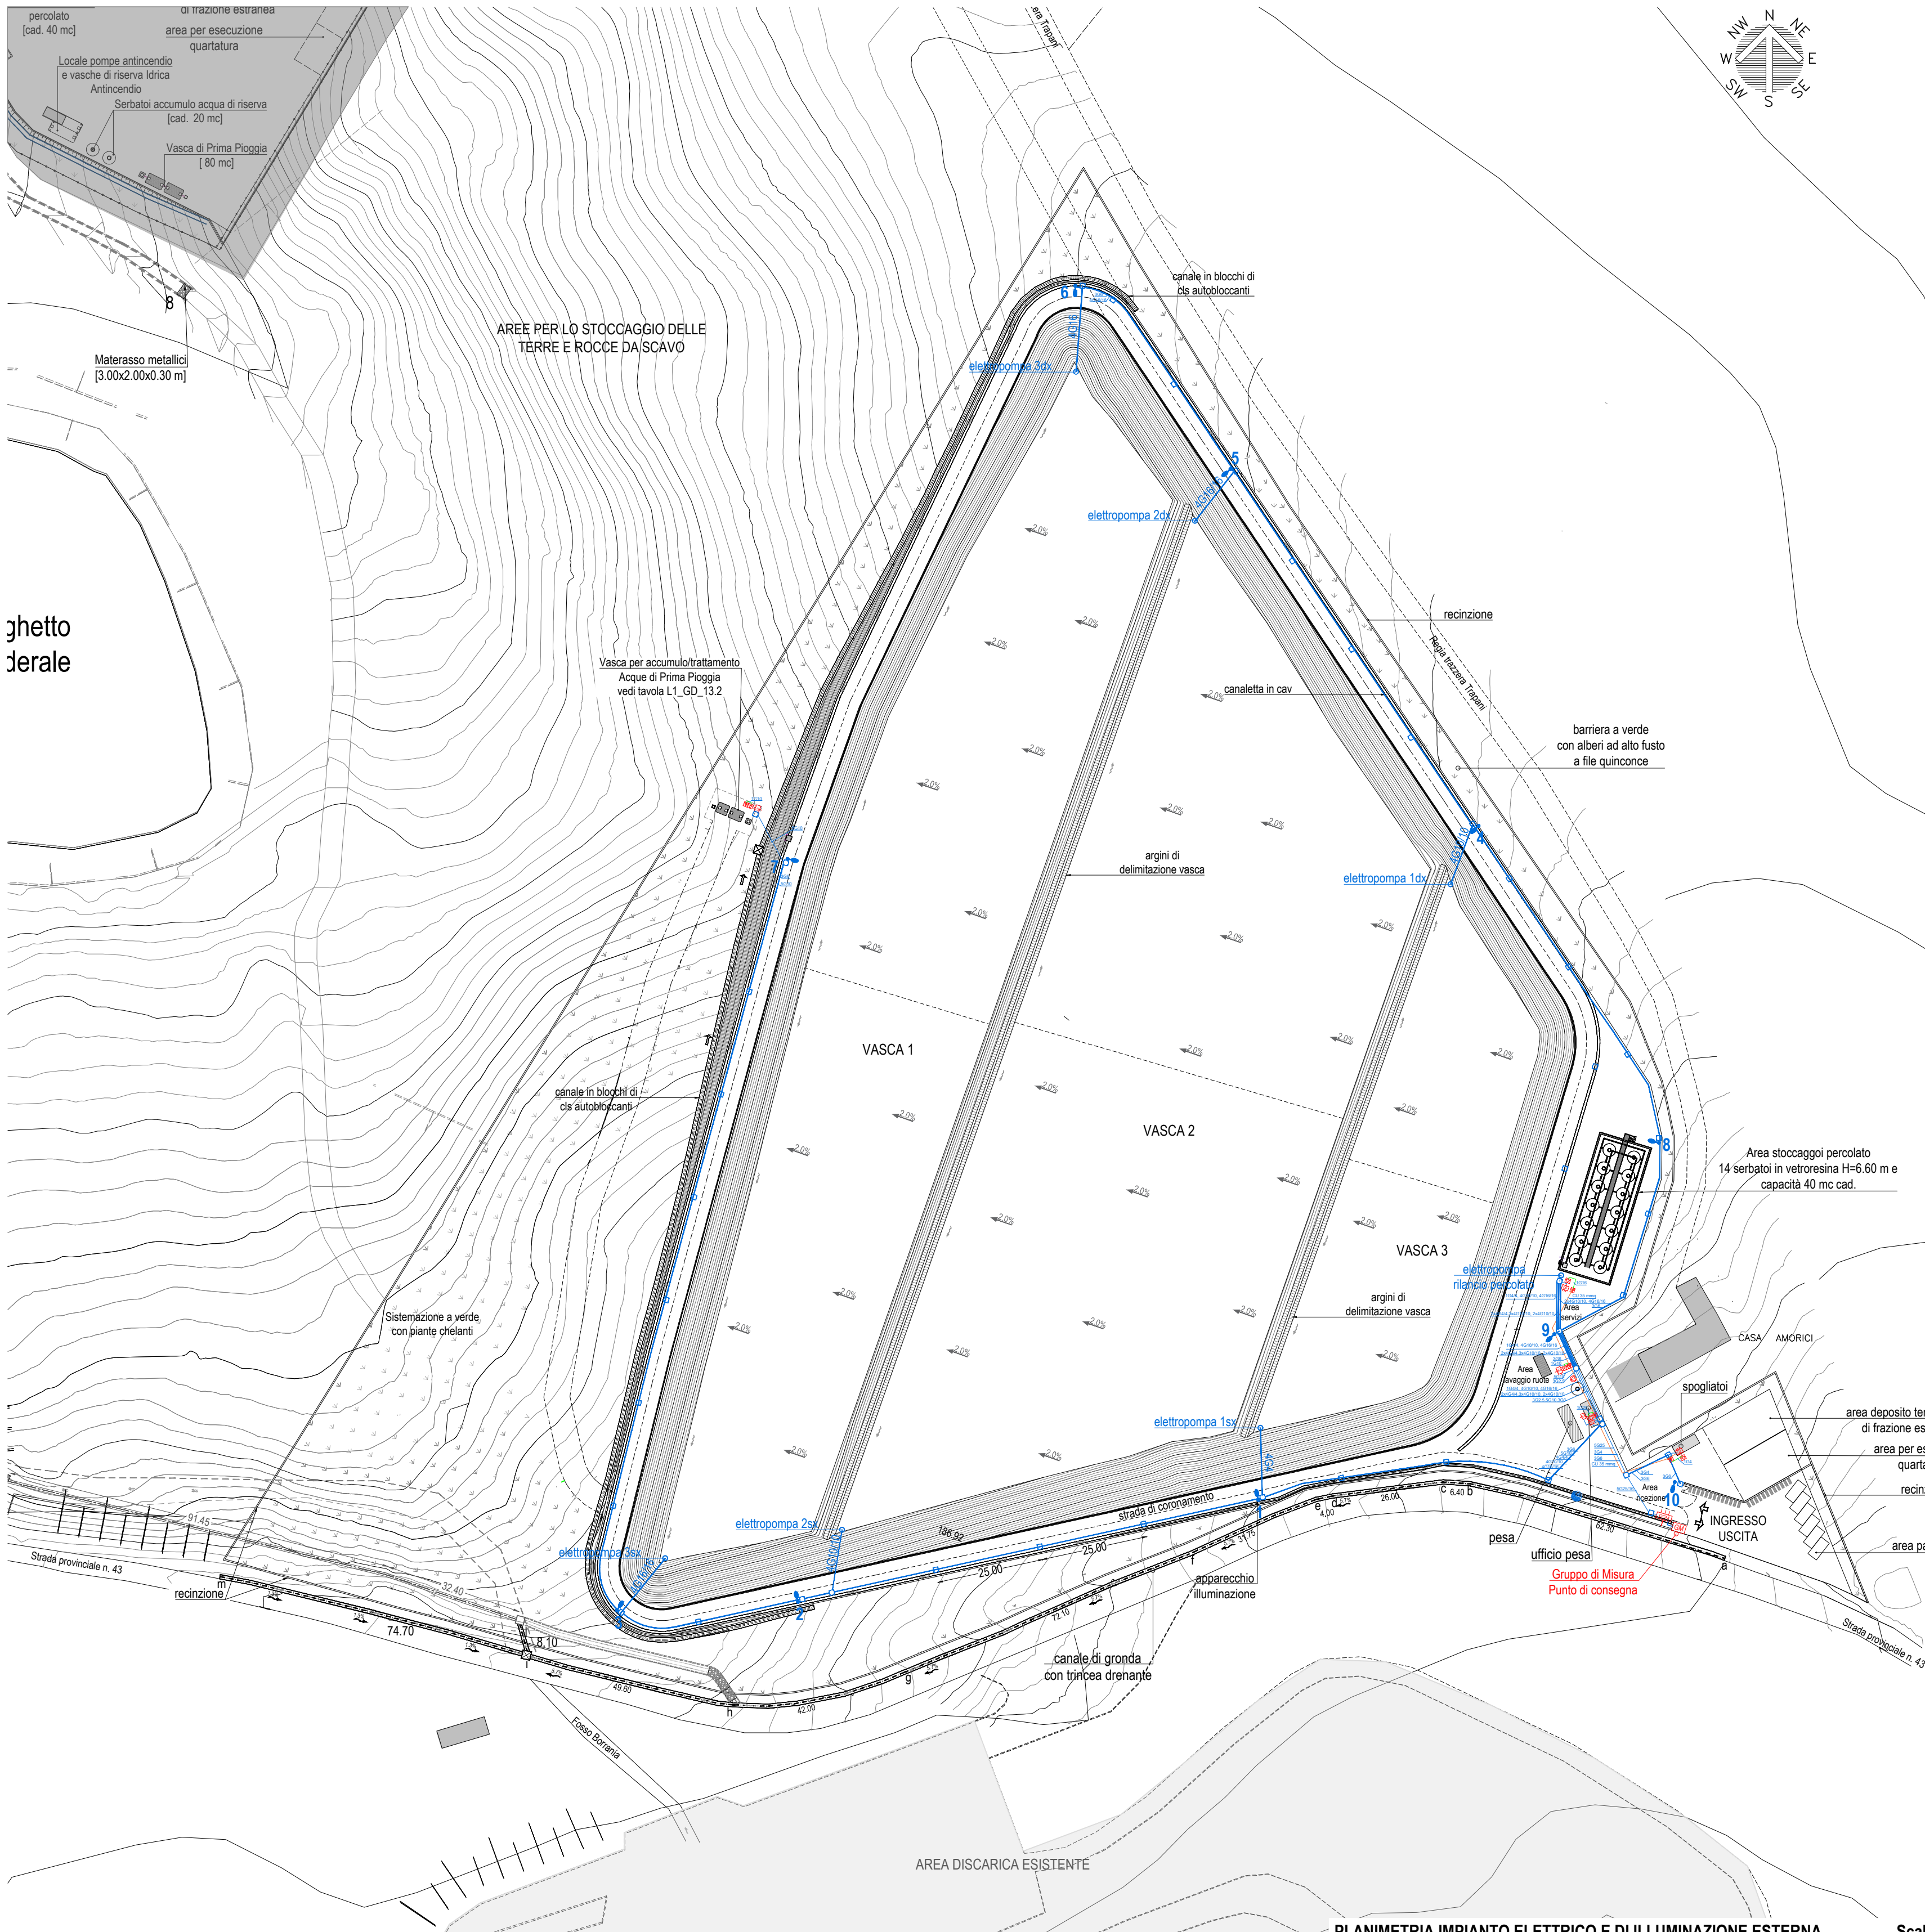

LEGENDA

PUNTO DI ESTRAZIONE DEL PERCOLATO
(elettropompa trifase da 7.5HP del tipo rotativa antideflagrante)

POZZETTO IN CONGLOMERATO CEMENTIZIO
(dim. 40x40x50 cm)

CAVIDOTTO CORRUGATO DOPPIA PARETE IN PEAD (Ø110)

APPARECCHIO DI ILLUMINAZIONE
(su palo con sorgente LED con flusso luminoso minimo 10.000 lumen)

DISPENSORE DI TERRA A PICCHETTO

NODO EQUIPOTENZIALE

QUADRO ELETTRICO

GRUPPO DI MISURA

ghetto
derale

REGIONE SICILIANA
COMUNE TRAPANI (TP)

PIATTAFORMA TECNOLOGICA PER IL TRATTAMENTO E LA VALORIZZAZIONE
DEI R.S.U. SITA IN C\DA BORRANEA NEL COMUNE DI TRAPANI
LOTTO 1: IMPIANTO DI DISCARICA PER RIFIUTI NON PERICOLOSI
CUP: G95118000160001

PROGETTO ESECUTIVO

Il gruppo di progettazione:
Arch. Vincenza Di Marco
Arch. Giacomo Lombardo
Ing. Saverio Di Biasi
Assistenza alla progettazione:

via Sardegna, 33
90144 Palermo (PA)
Tel. 091 - 6788257

Visto il Responsabile del Procedimento:
Arch. Pasquale Musso

N. ELABORATO:
36

TITOLO ELABORATO:
Planimetria impianti elettrico e di illuminazione esterna

CODICE ELABORATO:
36 PET1 PE 01 GD 000005 C

SCALA:
1:1.000

n. progressivo	lavoro	fase	lotto	tipo documento	numero elaborato	REV
A	prima emissione					luglio 2019
B	seconda emissione					settembre 2019
C	terza emissione					ottobre 2020
D						
REV.	DESCRIZIONE				DATA	REDATTO VERIFICATO APPROVATO

PLANIMETRIA IMPIANTO ELETTRICO E DI ILLUMINAZIONE ESTERNA
(quote espresse in metri) Scala 1:1000