
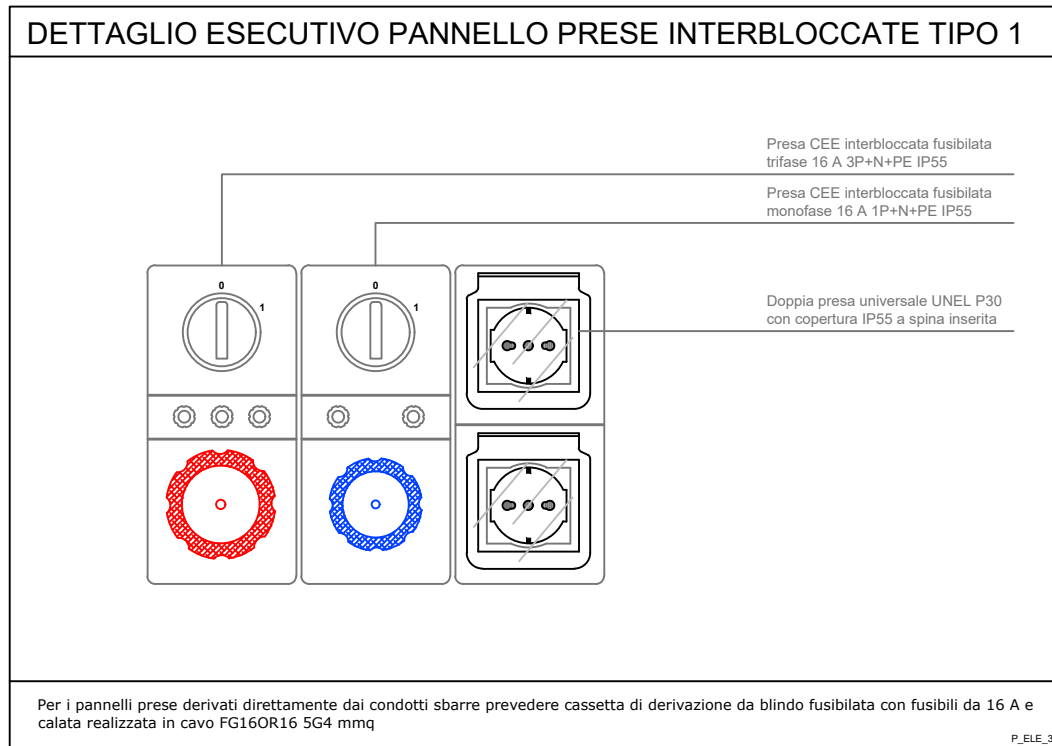
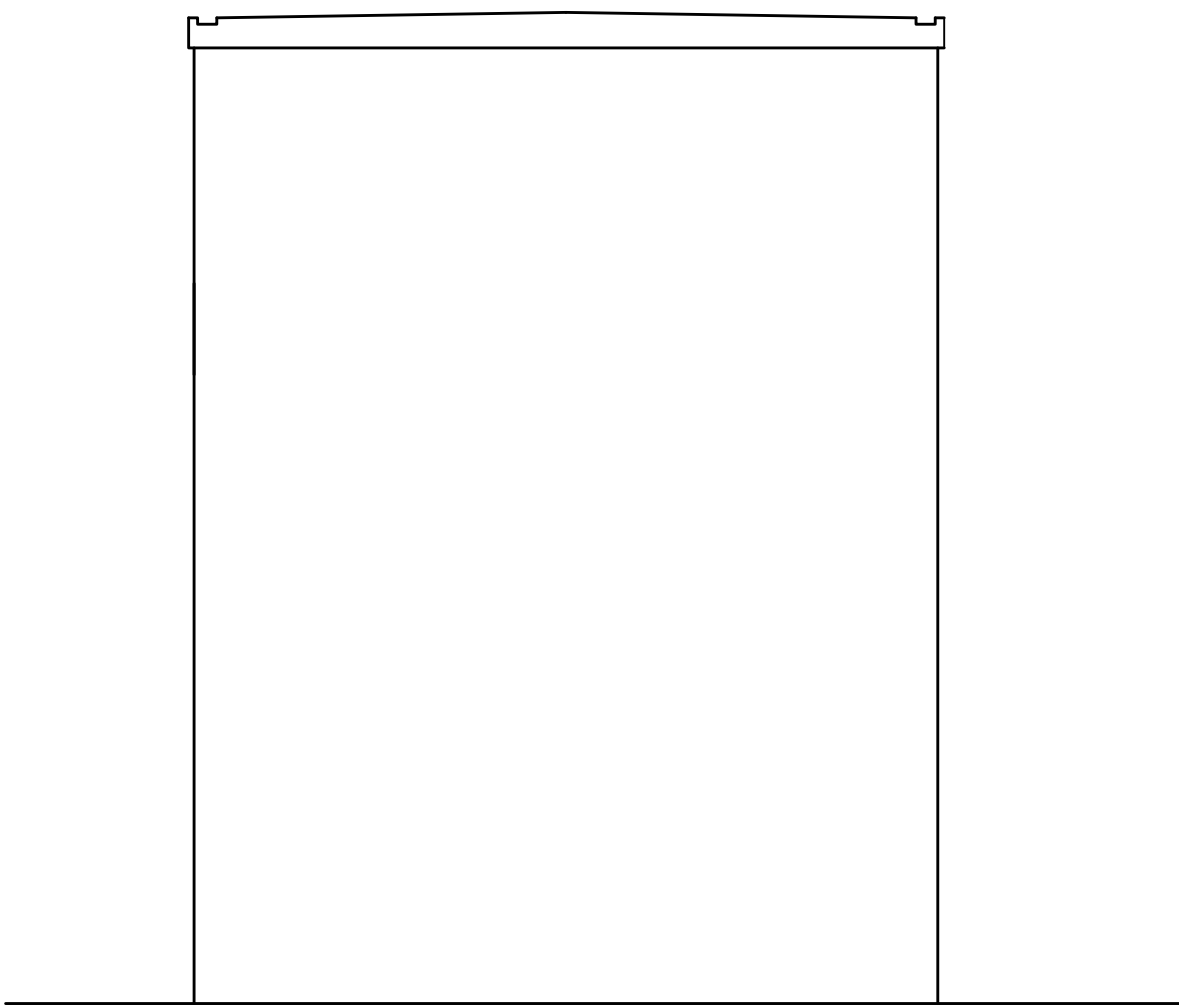
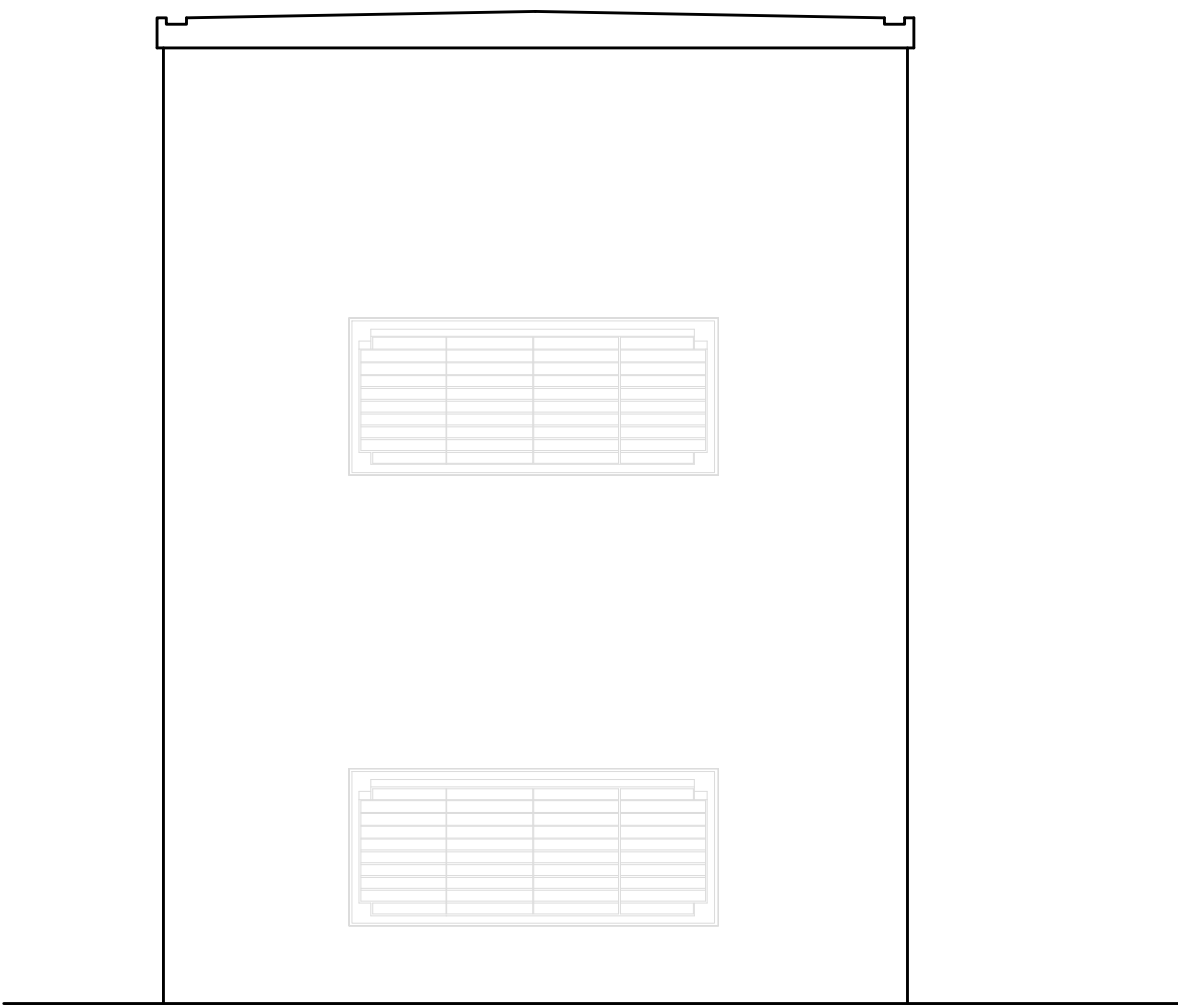
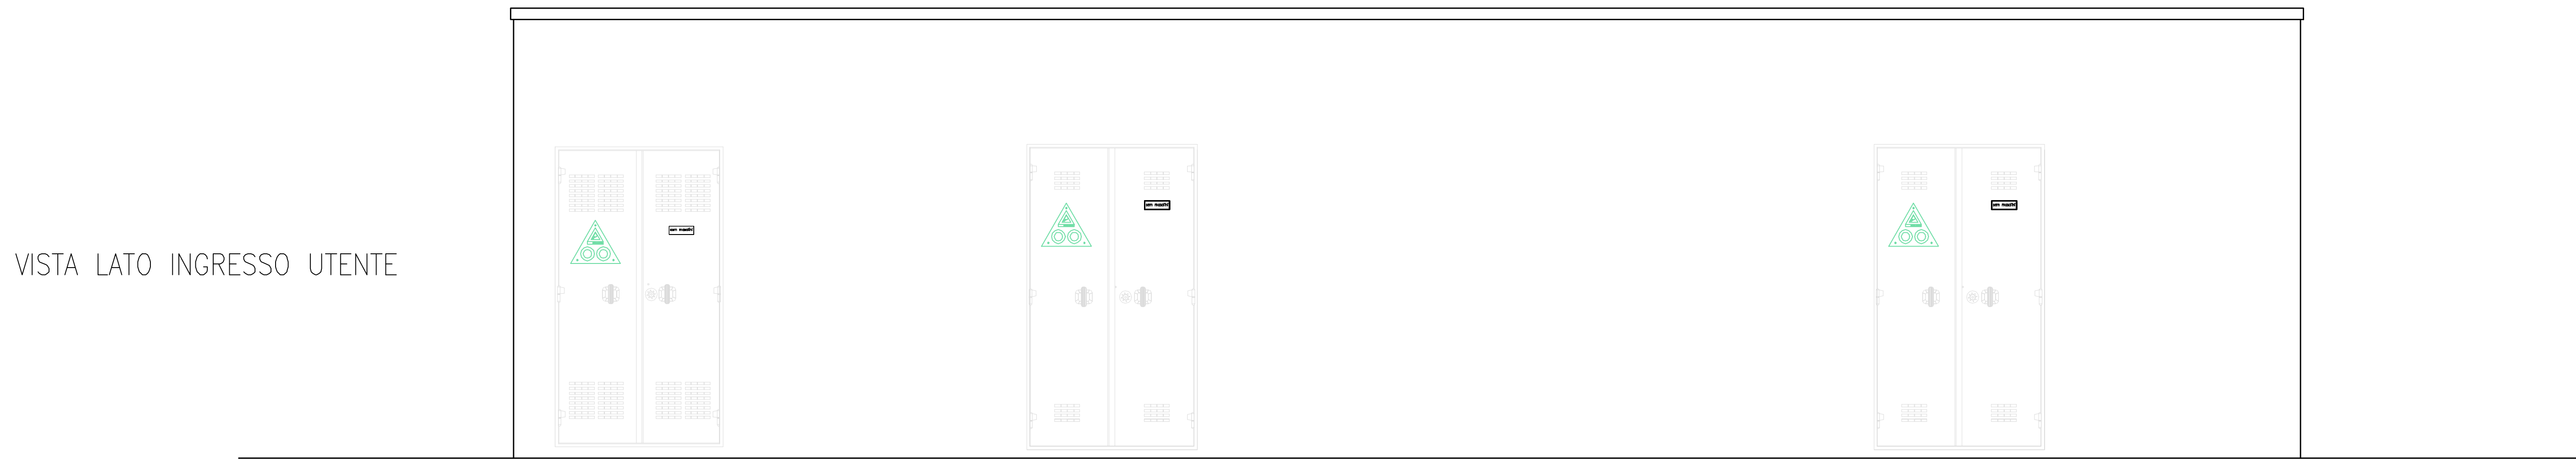


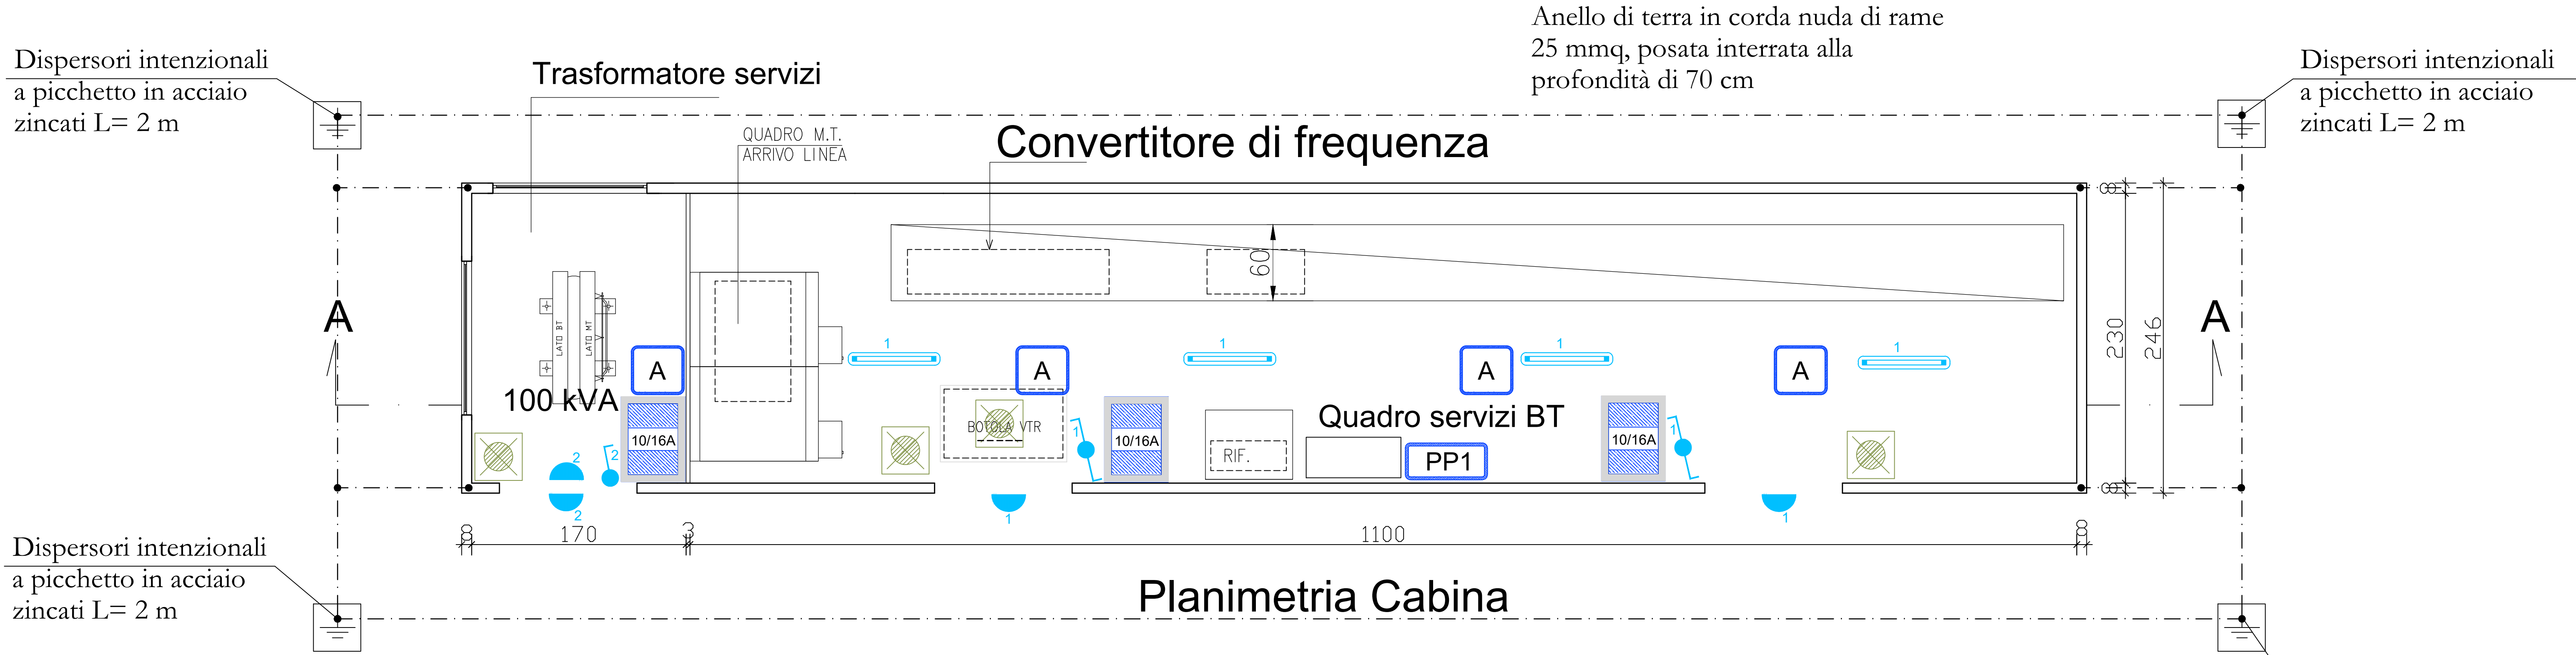

LEGENDA SIMBOLI ANTINCENDIO

	PULSANTE DI SGANCIO DI EMERGENZA SOTTO VETRO FRANGIBILE
	RIVELATORE PUNTIFORME OTTICO DI FUMO SOTTO IL PAVIMENTO CON RIPETIZIONE OTTICA VISIBILE
	RIVELATORE PUNTIFORME OTTICO DI FUMO

LEGENDA SIMBOLI ELETTRICI

	QUADRO ELETTRICO GENERALE BASSA TENSIONE
	COLLEGAMENTO UNITA' FANCOIL A BORDO MACCHINA
	PUNTO PRESA 10/16 BIPASSO
	INTERRUTTORE UNIPOLARE
	TERMOSTATO AMBIENTE
	DISPOSITIVO DI ILLUMINAZIONE DI EMERGENZA
	APPARECCHIO DI ILLUMINAZIONE A LAMPADA LED EQUIVALENTE FLUORESCENTE 1x58 W
	TORRINO DI VENTILAZIONE
	PANNELLO PRESE TIPO 1
	POZZETTO IN CEMENTO INTERRATO CON CHIUSINO IN CEMENTO, MISURA 50x50 cm
	PUNTO PRESA DATI RJ45
	DEVIATORE UNIPOLARE
	PUNTO LUCE A PARETE

COMUNE DI GELA
PROVINCIA DI CALTANISSETTA

Finanziato dall'Unione europea
NextGenerationEU

APPALTO INTEGRATO DELLA PROGETTAZIONE ESECUTIVA ED ESECUZIONE LAVORI PER LA DECARBONIZZAZIONE DEL SISTEMA PORTUALE SICILIANO - ELETTRIFICAZIONE DELLE BANCHINE - PORTO DI GELA - PROGRAMMA DI INTERVENTI INFRASTRUTTURALI IN AMBITO PORTUALE SINERGICI E COMPLEMENTARI AL PIANO DI RIPRESA E RESILIENZA PNRR MISSIONE 3, COMPONENTE 2, INVESTIMENTO 1.1

CUP G31B21004610001 - CIG 80B2669A49

DECARBONIZZAZIONE DEL SISTEMA PORTUALE SICILIANO
PORTO ISOLA DI GELA (CL)

IL R.U.P.
Ing. Marco Brandalone

PROGETTO DEFINITIVO/ESECUTIVO

ELABORATO	Componenti FM e illuminazione impianto elettrico - Cabina di conversione				
REV	DATA	AGGIORNAMENTO			
00	FEBB 2025	PRIMA EMISSIONE			

Scale 1:25

CATEGORIA PROGETTO	MISSIONE E OBIETTIVO	COORDE PROGETTO	LIVELLO DI PROGETTAZIONE	DISCIPLINA	TPO	N. ELABORATO
PNRR	3 - C2-1.1	IMN-01	PE	IE	T	05

Per i pannelli prese derivati derivare da condotti sbarri prevedere cassetta di derivazione da binari fustolata con fusibili da 16 A e cavi di sezione in base l'istituzione del rete.

DETTAGLIO ESECUTIVO PANNELLO PRESE INTERBLOCCATE TIPO 1

Per i pannelli prese derivati derivare da condotti sbarri prevedere cassetta di derivazione da binari fustolata con fusibili da 16 A e cavi di sezione in base l'istituzione del rete.

ST.A.R. CONSULTING S.r.l.
Service Technical Advanced Research
Architectural & Engineering Design

SEDE LEGALE: Via Antonio Canova, 209 - 00173 Roma (RM)
SEDE OPERATIVA 1: Via Pietro Nenni, 20 - 00153 Magliana di Roma (RM)
SEDE OPERATIVA 2: Via Cavour, 38 - 50124 Pisa (PI)

Tel. 061 5970640 - Cell. 392330096
e-mail: info@starconsulting.com
site: www.starconsulting.com

IMPRESA AGGIUDICATARIA
Concorrio Stabile
San Pietro